


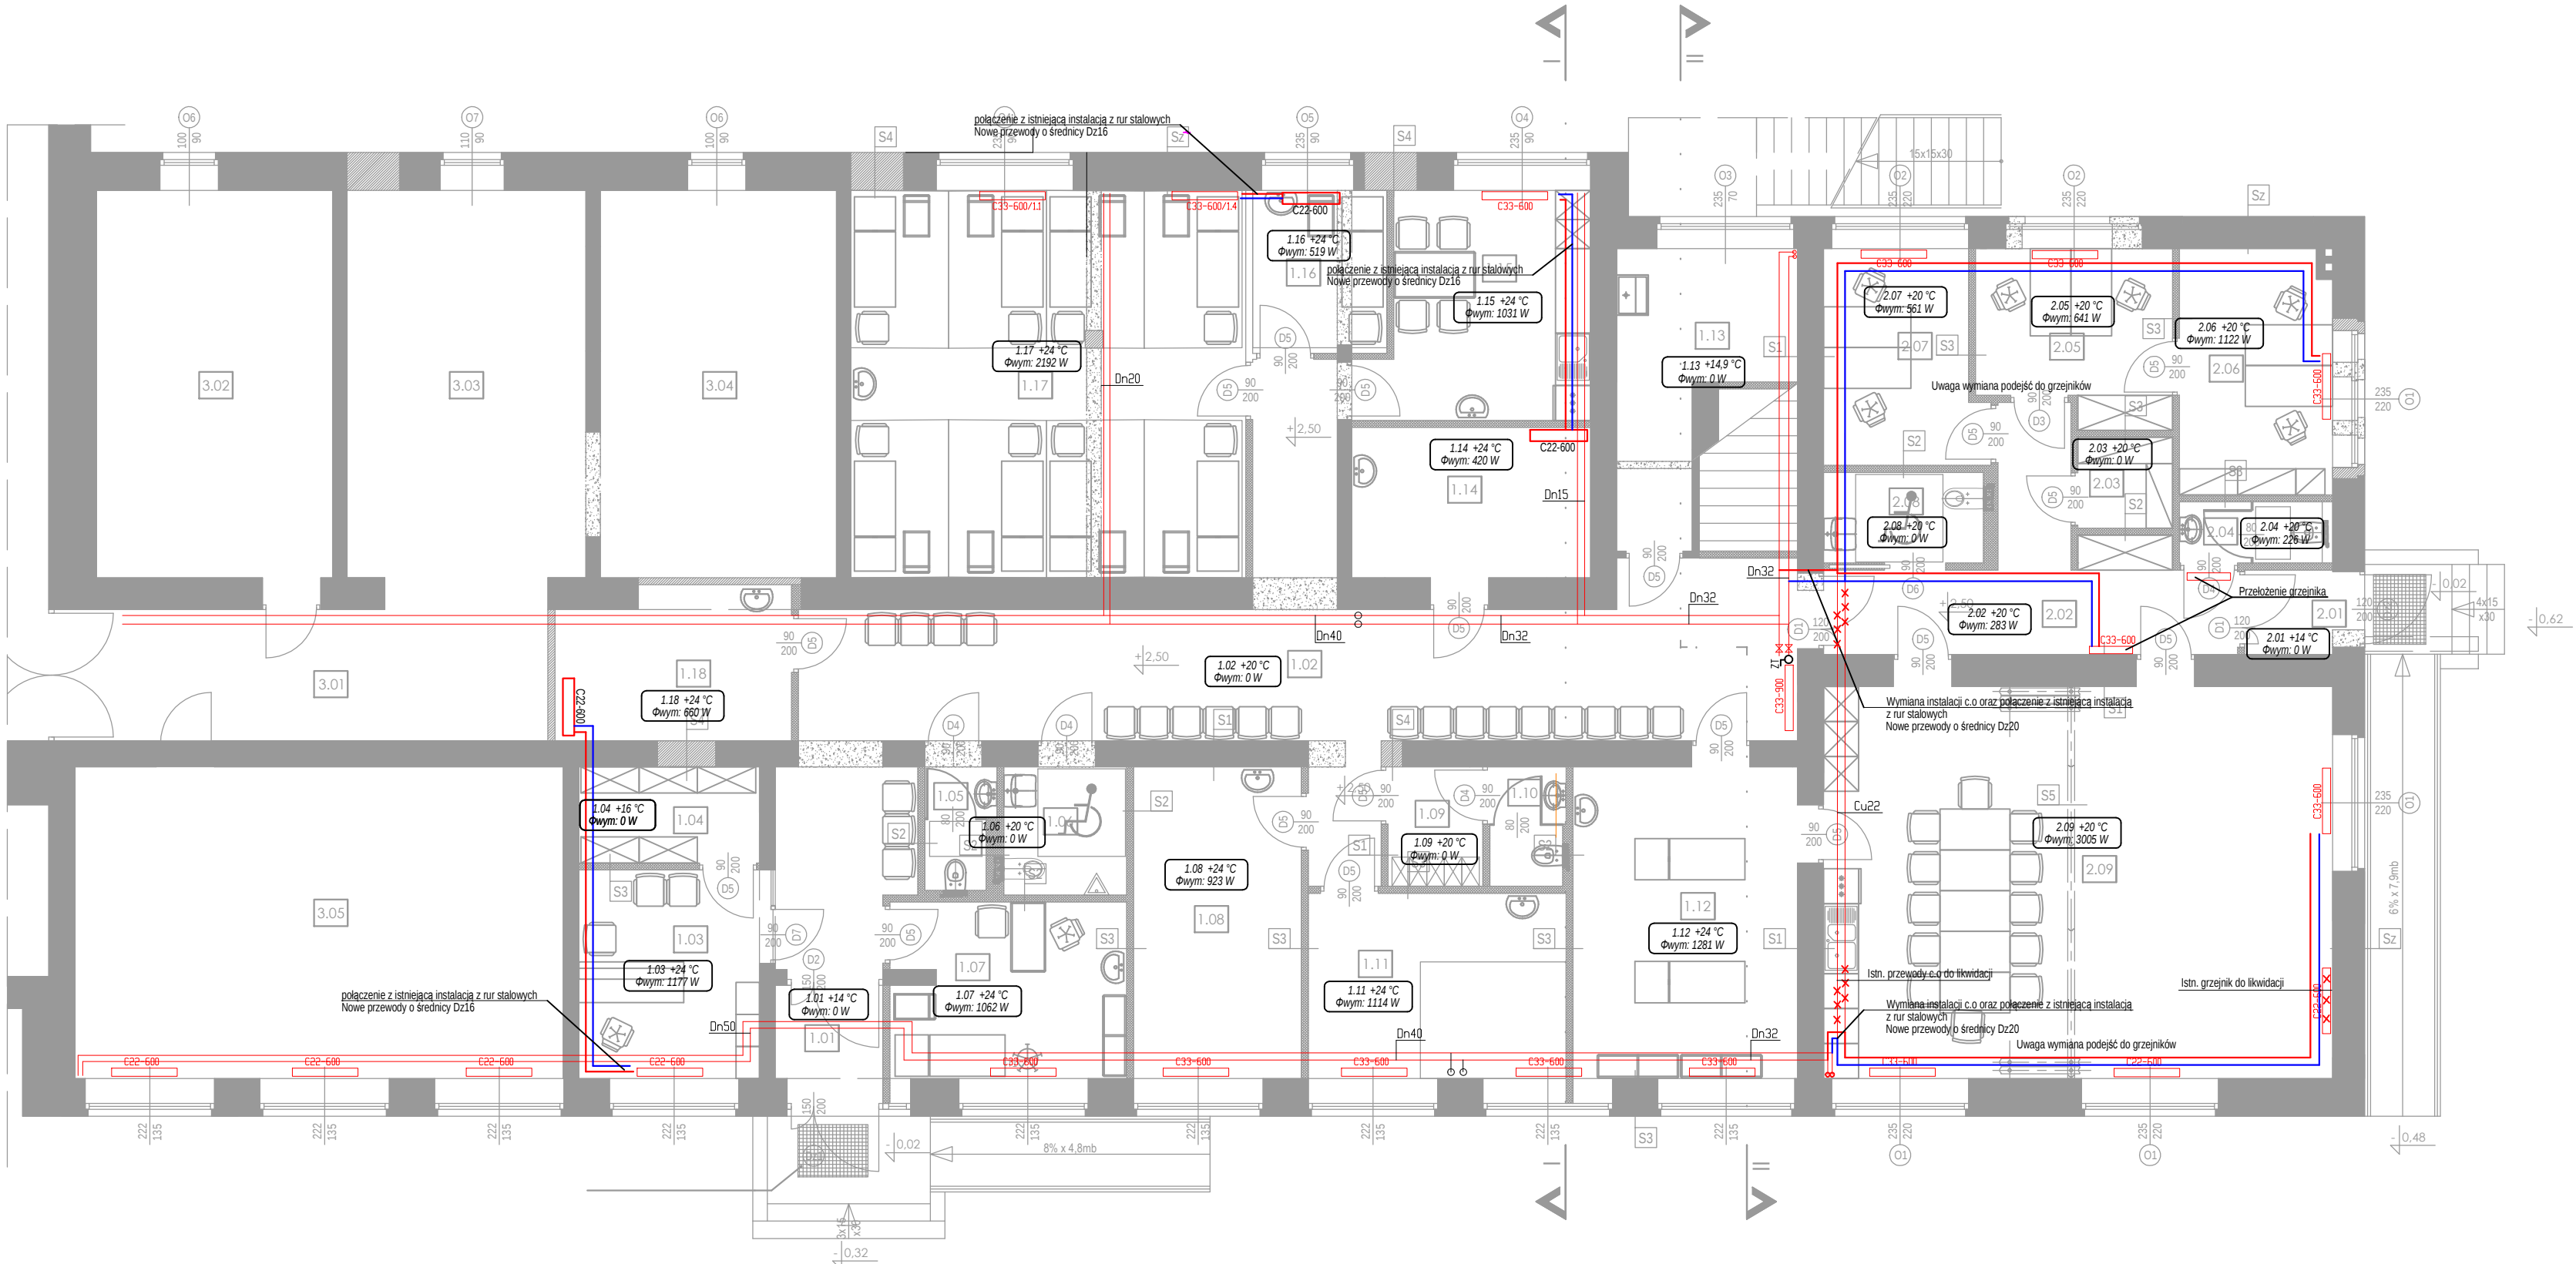

- UWAGI !!!
1. WYMIARY KORYGOWAĆ NA BUDOWIE
 2. MATERIAŁY I ZASTOSOWANE TECHNOLOGIE UŻYTE DO BUDOWY MUSZĄ POSIADAĆ ODPowiedne ATESITY I APROBATY DOPUSZCZAJĄCE DO STOSOWANIA NA TERENIE RP I UE.
 3. ZMIANY, ODCHYLENIA WYMIAROWE I ODSTĘPSTWA OD PROJEKTU - WYNIKŁE W TRAKCIE BUDOWY - WYMAGAJĄ BEZWZGLĘDNE ZGŁOSZENIA I UZGODNIENIA Z JEDNOSTKĄ PROJEKTUJĄCĄ.
 4. WYKONAWCA POWINIEN DOKŁADNIE ZAPOZNAĆ SIĘ Z PROJEKTEM W CZĘŚCI RYSUNKOWEJ I OPISOWEJ, WYJAŚNIĆ EWENTUALNE WĄTPLIWOŚCI, DOTYCZĄCE ROZWIĄZAŃ DETALI I INNE - PRZED PRZYSTĄPIENIEM DO PRAC PRZYGOTOWAWCZYCH.
 5. CAŁOŚĆ PRAC INSTALACYJNO - MONTAŻOWYCH ZGODNIE Z OBOWIĄZUJĄCYMI PRZEPISAMI, NORMAMI I WARUNKAMI WYKONANIA I ODBIORU RUROCIĄGÓW Z TWORZYW SZTUCZNYCH.
 6. NINIEJSZY PROJEKT JEST PROJEKTEM BUDOWLANYM I ZOSTAŁ WYKONANY CELEM UZYSKANIA POZWOLENIA NA BUDOWĘ, JEGO ZAKRES I SZCZEGÓŁOWOŚĆ MOŻE BYĆ NIEWYSTARCZAJĄCĄ CELEM PRAWDIŁOWEJ - REALIZACJI ROBÓT, DLATEGO ZALECA SIĘ WYKONANIE PROJEKTU WYKONAWCZEGO.
 7. STNIEJĄCE NIEPOTRZEBNE PRZEWODY DO LIKWIDACJI.

LEGENDA

- instalacja projektowana c.o - zasilanie
- instalacja c.o projektowana - powrót
- instalacja istniejąca c.o (do pozostawienia)
- istniejące grzejniki
- projektowane grzejniki
- projektowany zawór termostatyczny

Niniejsze opracowanie stanowi wyłączną własność MERITUM Projekt sp. z o.o. i jest chronione prawem autorskim. Jakikolwiek użycie powyższych materiałów w tym w szczególności, rozpowszechnianie i reprodukcja wymagają bezwzględnej pisemnej zgody MERITUM Projekt sp. z o.o.

JEDNOSTKA PROJEKTOWA:

meritum projekt

adres rejestrowy:
ul. Kraszewskiego 20/2
80-447 Gdańsk
adres korespondencyjny:
ul. Beniowskiego 54
80-355 Gdańsk
biuro@marchitekci.pl
tel. (+48) 501 098 632

NAZWA PROJEKTU:

**Przebudowa części pomieszczeń
Zespołu Szkół nr 1 w Sopocie
na potrzeby międzyszkolnego ośrodka
rehabilitacyjno-edukacyjnego**

INWESTOR:

Urząd Miasta Sopotu
ul. Kościuszki 25/27, 81-704 Sopot

ADRES INWESTYCJI

Sopot, ul. Książąt Pomorskich 16/18

AUTORZY: mgr inż. Aleksander Borowski upr. POM/0215/PWOS/14	PODPIS:
SPRAWDZAJĄCY: mgr inż. Krzysztof Kokoszczyński upr. POM/0050/POOS/12	

NAWA RYSUNKU: INSTALACJA CENTRALNEGO OGRZEWANIA - RZUT PARTERU		
DATA: wrzeień 2017	SKALA: 1:100	NR RYS.: S-2